

MAPA
do celów projektowych
Skala 1:500

aktualna na dzień: 23.10.2017 r.
woj. łódzkie
pow. tomaszowski
m. Tomaszów Maz. - 101601_1
ul. Mazowiecka - Św. Antoniego - Gen.W.Sikorskiego
obręb 13, 23

Ident. 101601_1_0013_0023
GGN. 6642.1.708. 2017
L. Ks. rob. 153/2017

1. Układ współrzędnych: 2000
2. Poziom odniesienia: KROŃSZTADT 60
3. Wykonano na podstawie mapy sytuacyjno-wysokościowej w skali 1:500 arkusze: 123.341.133.1, 133.3 oraz pomiaru własnego z miesiąca października 2017 r.
4. Granice i numery działek wniesiono na podstawie danych z ewidencji gruntów.
5. Informacja o służebności gruntowej - nie badano.
6. Mapę wykreślono według instrukcji technicznej K 1 wydanie trzecie z 1998 roku.

Podawano się zgodnie z obowiązującymi przepisami z treści materiału technicznego z zakresu geodezji i kartografii	STAROSTA TOMASZOWSKI
Opis przedmiotu zadania	Opis przedmiotu zadania
Miejsce materiału zniszczonego	Opis przedmiotu zadania
Stan i rodzaj uszkodzenia materiału zniszczonego	Opis przedmiotu zadania
Data wykonania kopii	23.10.2017
Imię, nazwisko i pozycja osoby reprezentującej organ	Z. K. Starosta


PUG-K "GEA" s.c.
97-200 Tomaszów Maz.
ul. Legionów 18
tel. 044 724 40 43, 725 17 72

GEODETA UPRAWNIOWY
Nr upr. zaw. 7737

Jacek ŚLEDZIŃSKI

Data opracowania mapy: 03.11.2017

STAROSTWO POWIATOWE
w Tomaszowie Maz.
WYDZIAŁ GEODEZJI I GOSPODARSTWA
NIERUCHOMOŚCIAMI
POWIATOWY OSRODEK DOKUMENTACJI
GEODEZYJNEJ I KARTOGRAFICZNEJ
ul. Gen. Galla 2, 96-800 Tomaszów Maz.

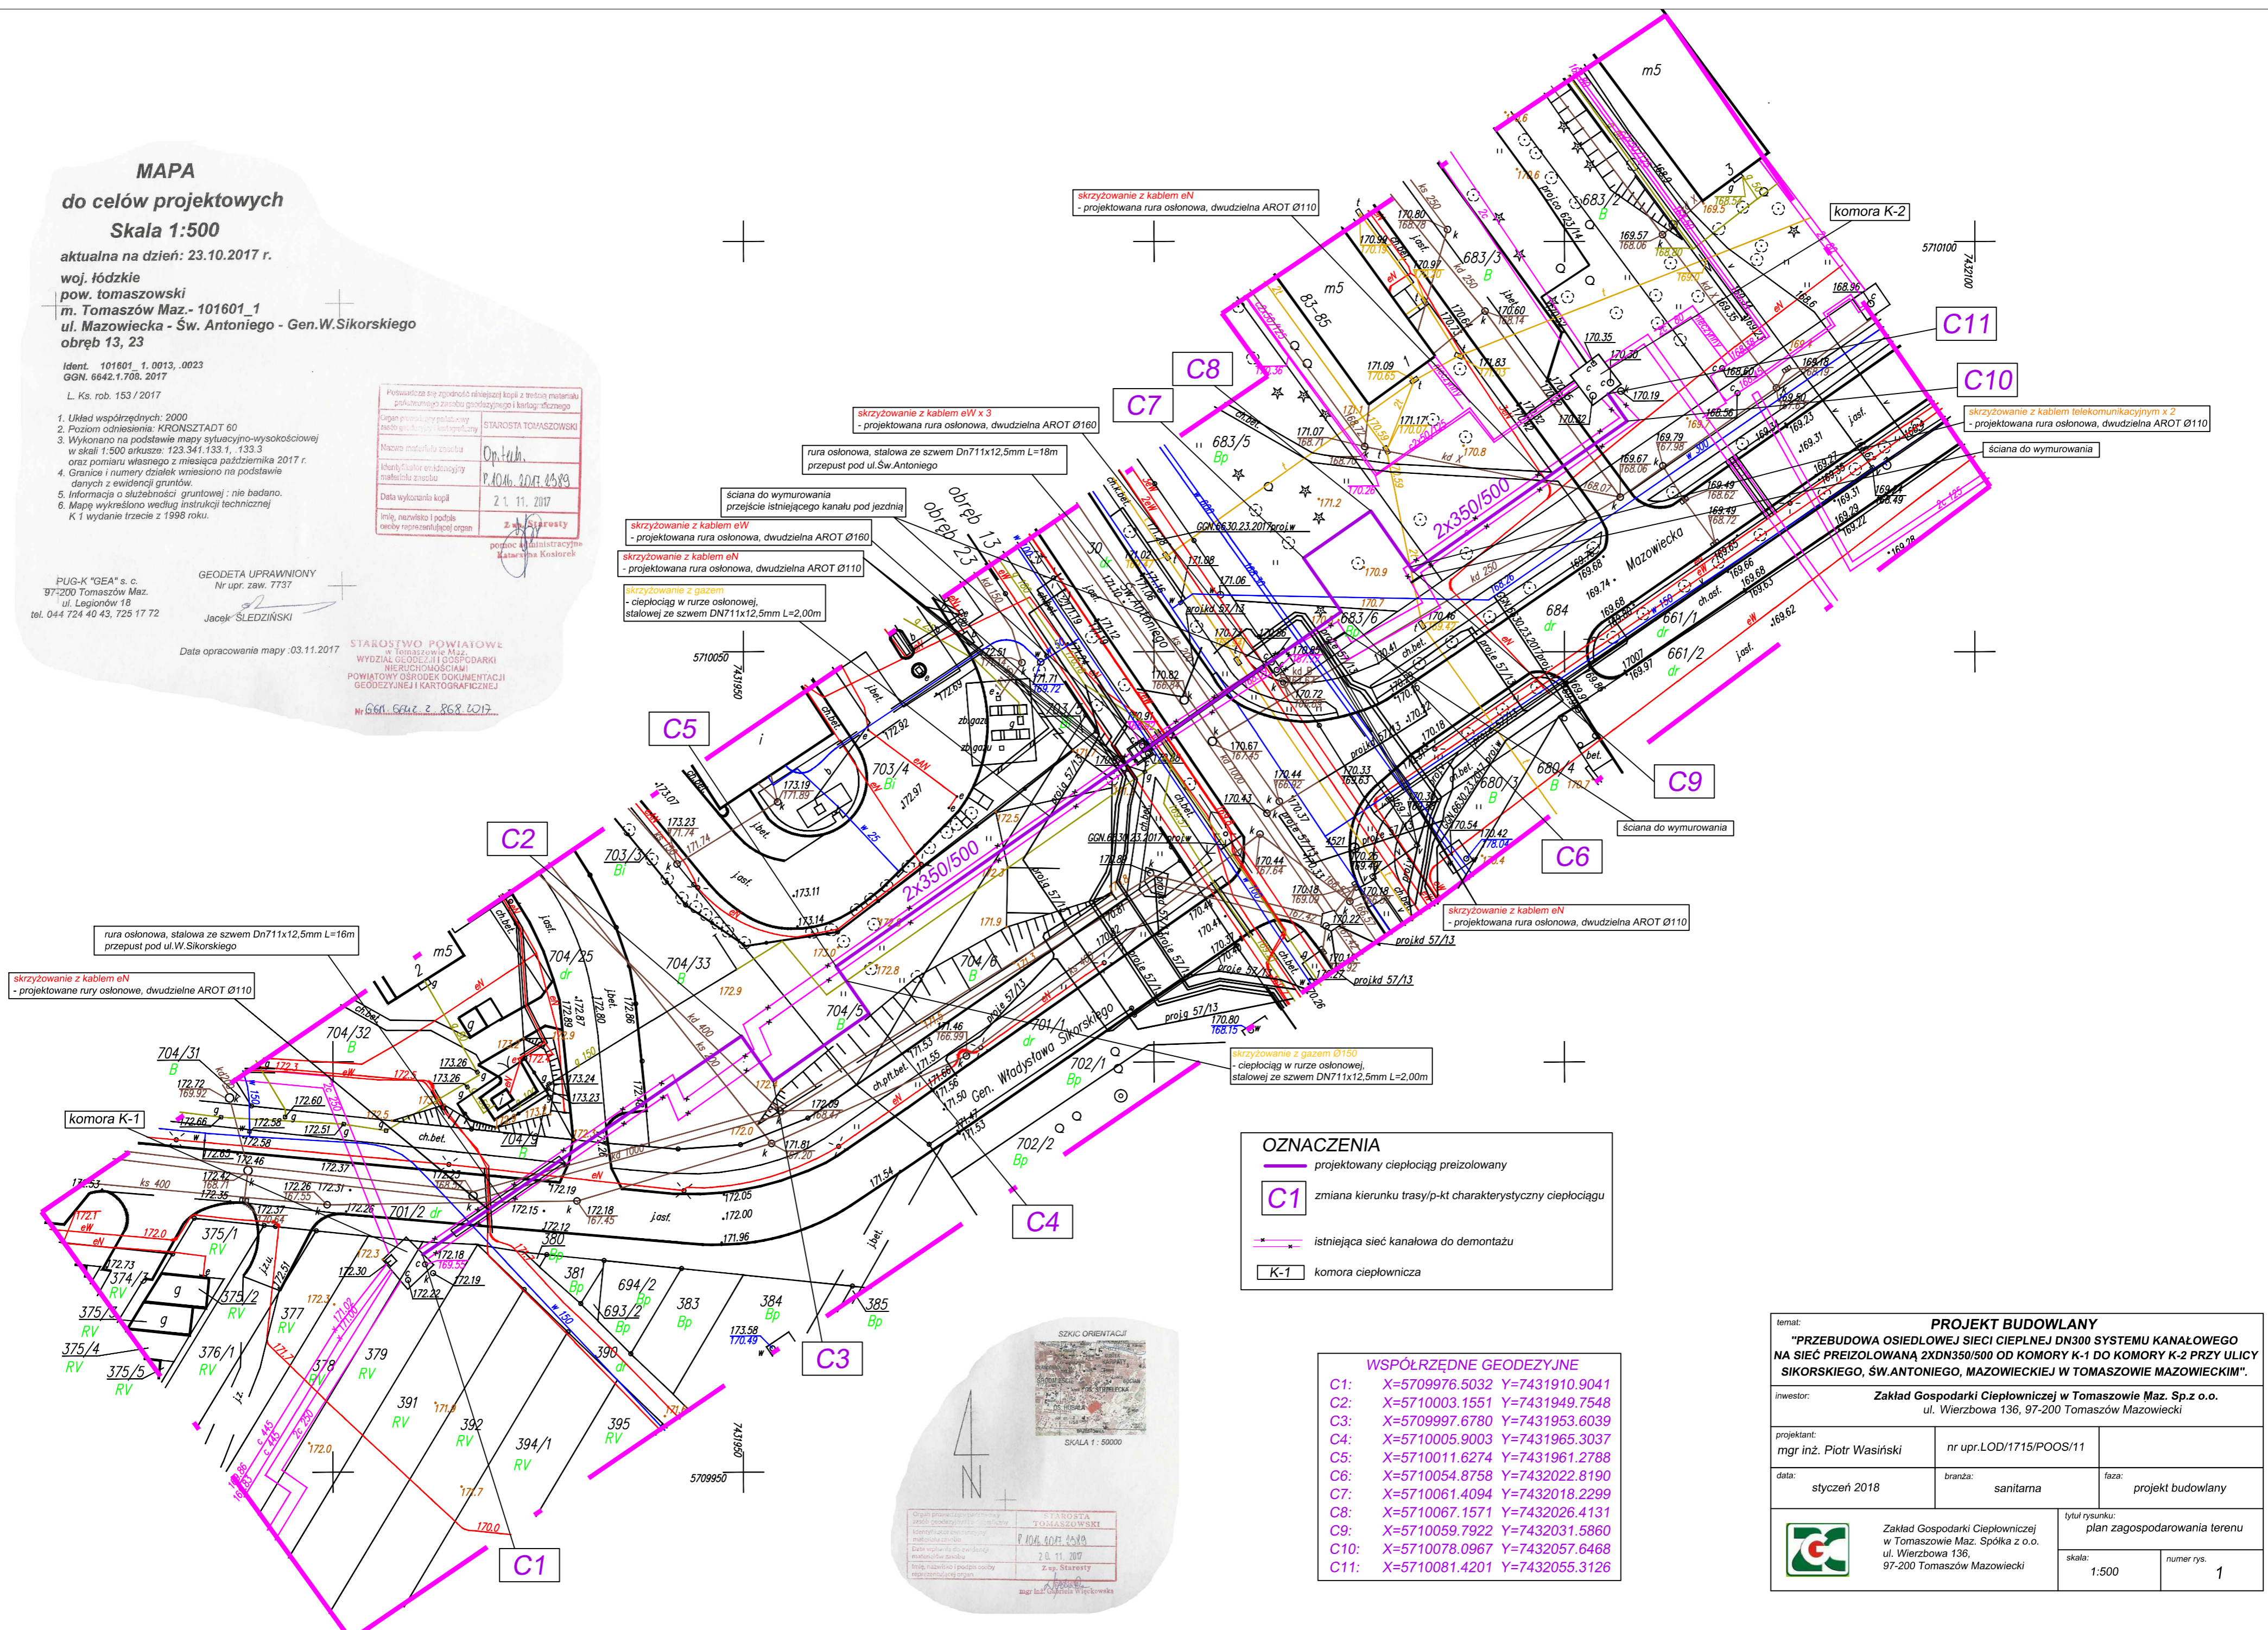

OZNACZENIA

- projektowany ciepłociąg preizolowany
- C1 zmiana kierunku trasy/p-kt charakterystyczny ciepłociągu
- istniejąca sieć kanałowa do demontażu
- K-1 komora ciepłownicza

WSPÓŁRZĘDNE GEODEZYJNE

C1:	X=5709976.5032	Y=7431910.9041
C2:	X=5710003.1551	Y=7431949.7548
C3:	X=5709997.6780	Y=7431953.6039
C4:	X=5710005.9003	Y=7431965.3037
C5:	X=5710011.6274	Y=7431961.2788
C6:	X=5710054.8758	Y=7432022.8190
C7:	X=5710061.4094	Y=7432018.2299
C8:	X=5710067.1571	Y=7432026.4131
C9:	X=5710059.7922	Y=7432031.5860
C10:	X=5710078.0967	Y=7432057.6468
C11:	X=5710081.4201	Y=7432055.3126

SZKIC ORIENTACJI

SKALA 1:50000

Organ prowadzący pomiarowy urządzenie pomiarowe	STAROSTA TOMASZOWSKI
Opis przedmiotu zadania	Opis przedmiotu zadania
Miejsce materiału zniszczonego	Opis przedmiotu zadania
Stan i rodzaj uszkodzenia materiału zniszczonego	Opis przedmiotu zadania
Data wykonania kopii	23.10.2017
Imię, nazwisko i pozycja osoby reprezentującej organ	Z. K. Starosta

temat: **PROJEKT BUDOWLANY**
"PRZEBUDOWA OSIEDLWEJ SIECI CIEPLNEJ DN300 SYSTEMU KANAŁOWEGO NA SIEĆ PREIZOLOWANĄ 2XDN350/500 OD KOMORY K-1 DO KOMORY K-2 PRZY ULICY SIKORSKIEGO, ŚW.ANTONIEGO, MAZOWIECKIEJ W TOMASZOWIE MAZOWIECKIM".

inwestor: **Zakład Gospodarki Ciepłowniczej w Tomaszowie Maz. Sp. z o.o.**
ul. Wierzbowa 136, 97-200 Tomaszów Mazowiecki

projektant: mgr inż. Piotr Wasieński	nr upr. LOD/1715/POOS/11	
data: styczeń 2018	branża: sanitarna	faza: projekt budowlany

tytuł rysunku:
plan zagospodarowania terenu

skala: 1:500	numer rys. 1
-----------------	-----------------